








工程名称	浙江某水利电测设计院有限公司	
	专业	电气
设计阶段	设计	施工图
	审核	审核
日期	2024.07	图号
设计人		审核人
设计单位	浙江某水利电测设计院有限公司	
工程图号	WDZ	

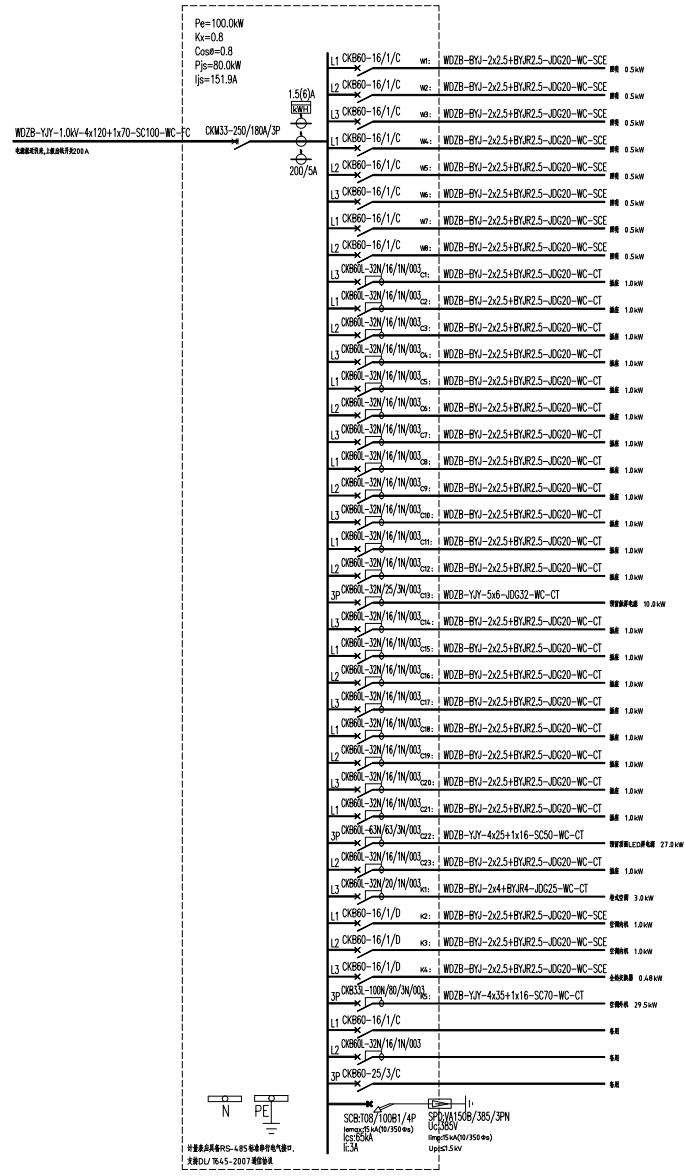


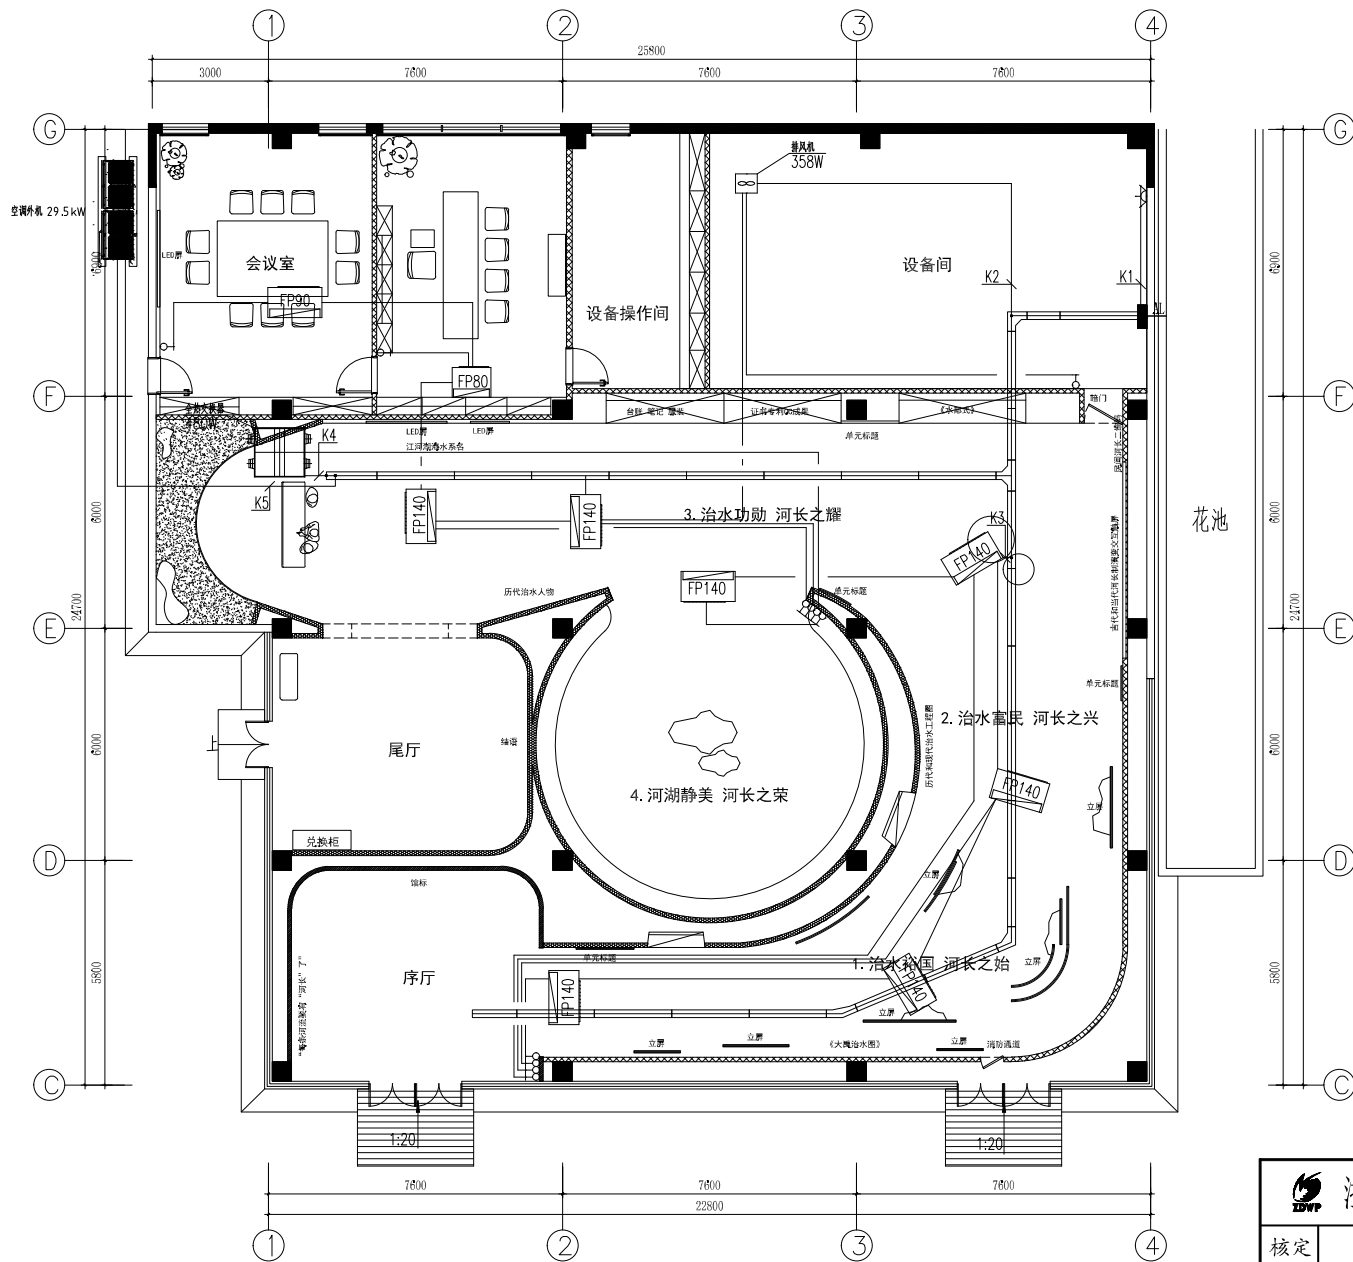
AL配电箱系统图

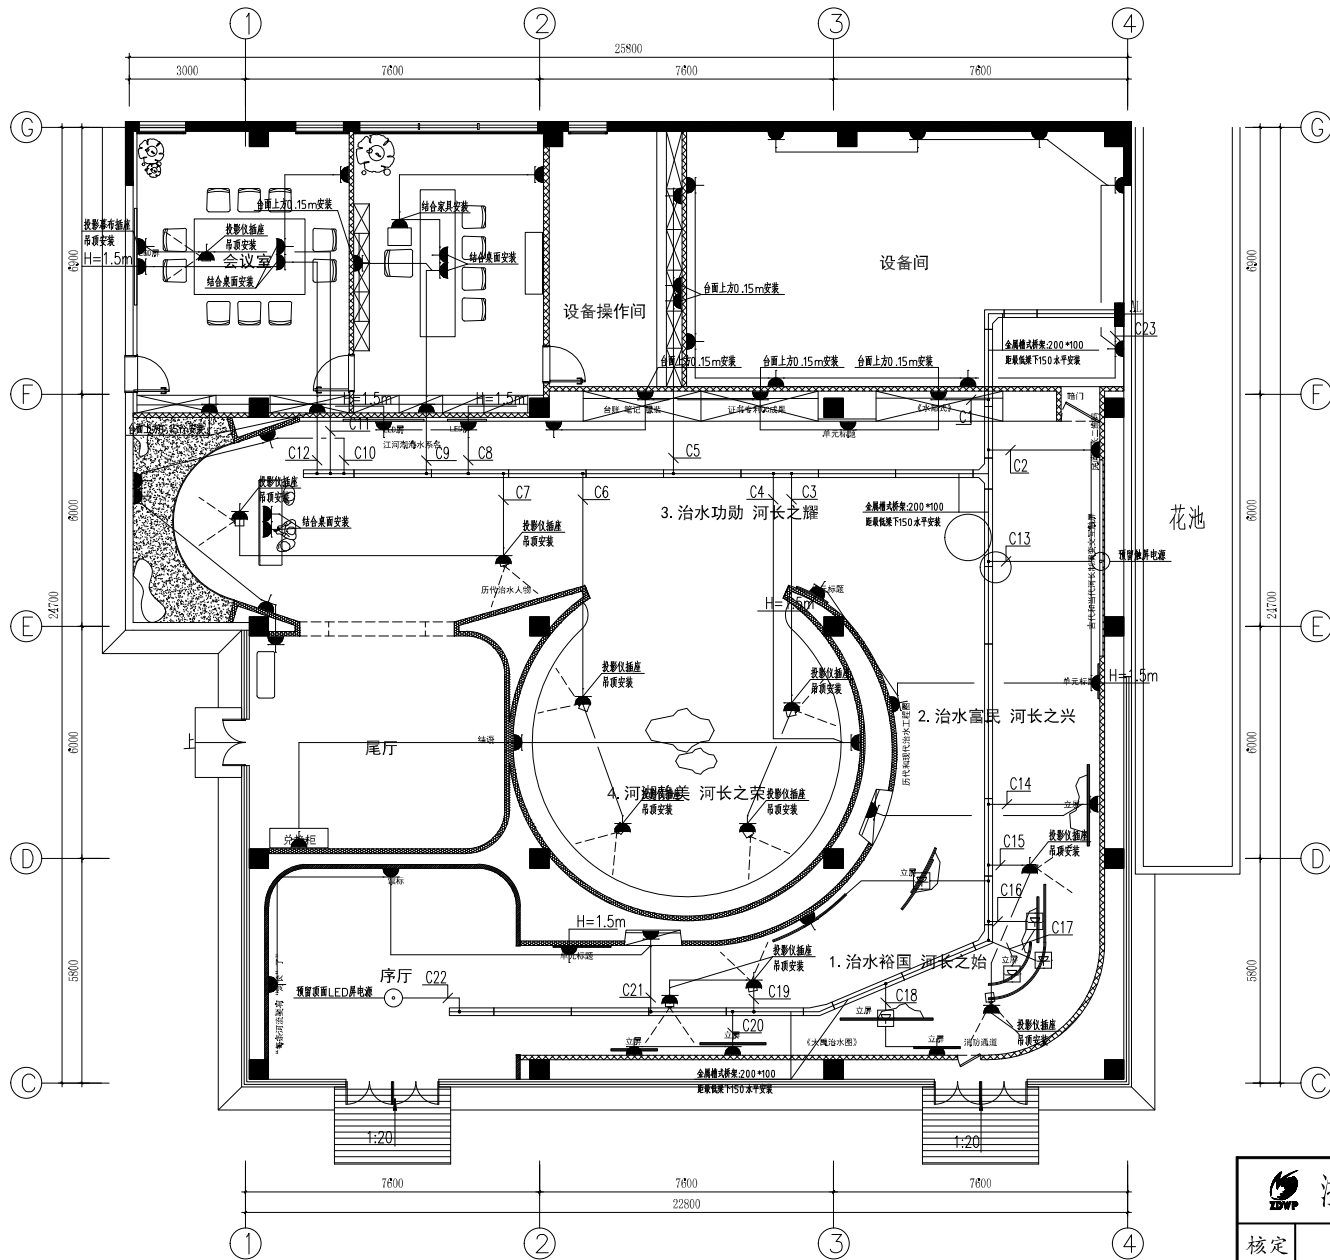

 <b>浙江省水利水电勘测设计院有限责任公司</b>				
核定		工程名称	平阳县鳌江镇九叠河生态公园景观设计	
审查		电气部分	施工图 阶段	
校核		鳌江镇		
设计		插座平面图		
制图		日期	2024.07	图号
				电施-03

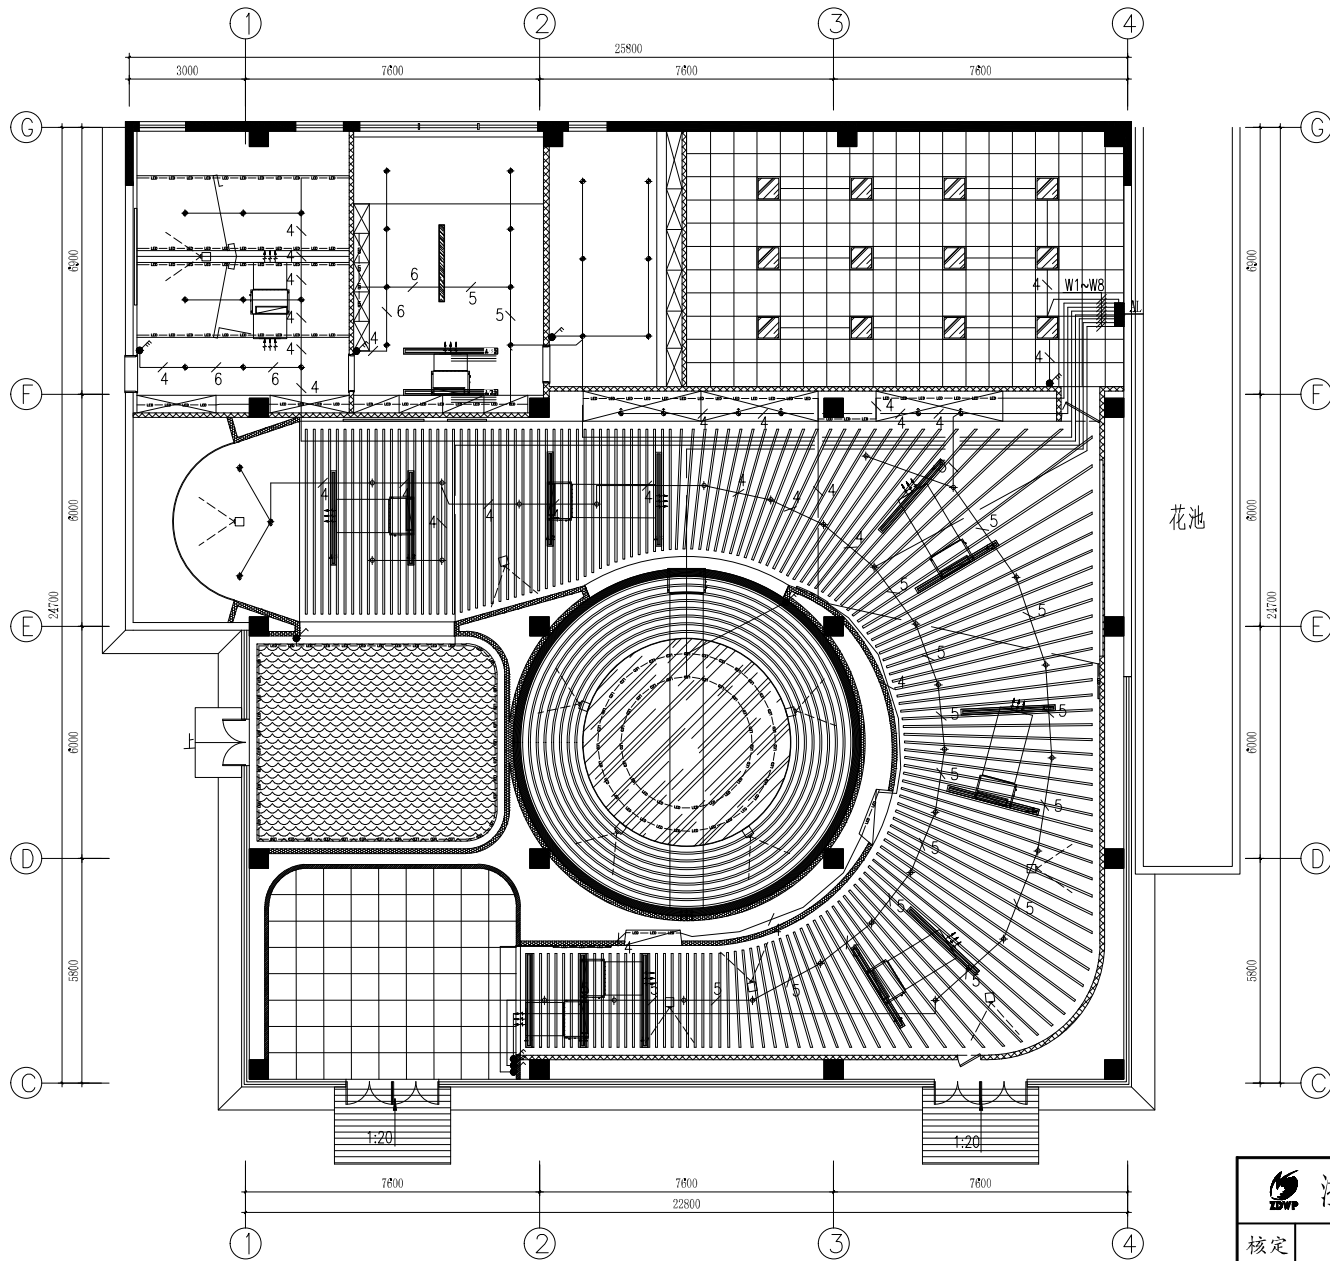

 浙江省水利水电勘测设计院有限责任公司				
核定		工程名称	平阳县鳌江镇九叠河生态公园景观设计	
审查		电气 部分	施工图 阶段	
校核		鳌江镇		
设计		照明平面图		
制图		日期	2024.07	图号
				电施-04



 <b>浙江省水利水电勘测设计院有限责任公司</b>				
核定		工程名称	平阳县鳌江镇九叠河生态公园景观设计	
审查		电气部分	施工图 阶段	
校核		鳌江镇		
设计		空调配电平面图		
制图		日期	2024.07	图号
				电施-05